





LEGENDA	
	PROIETTORE IN PRESSOFUSIONE DI ALLUMINIO CON LAMPADA LED 150W TIPO HI-Spot2 Led O EQUIVALENTE
	PALO IN ACCIAIO ESISTENTE CON BARRA POTAFARI



REGIONE PIEMONTE - Città metropolitana di Torino  
COMUNE DI VALPERGA C. SE

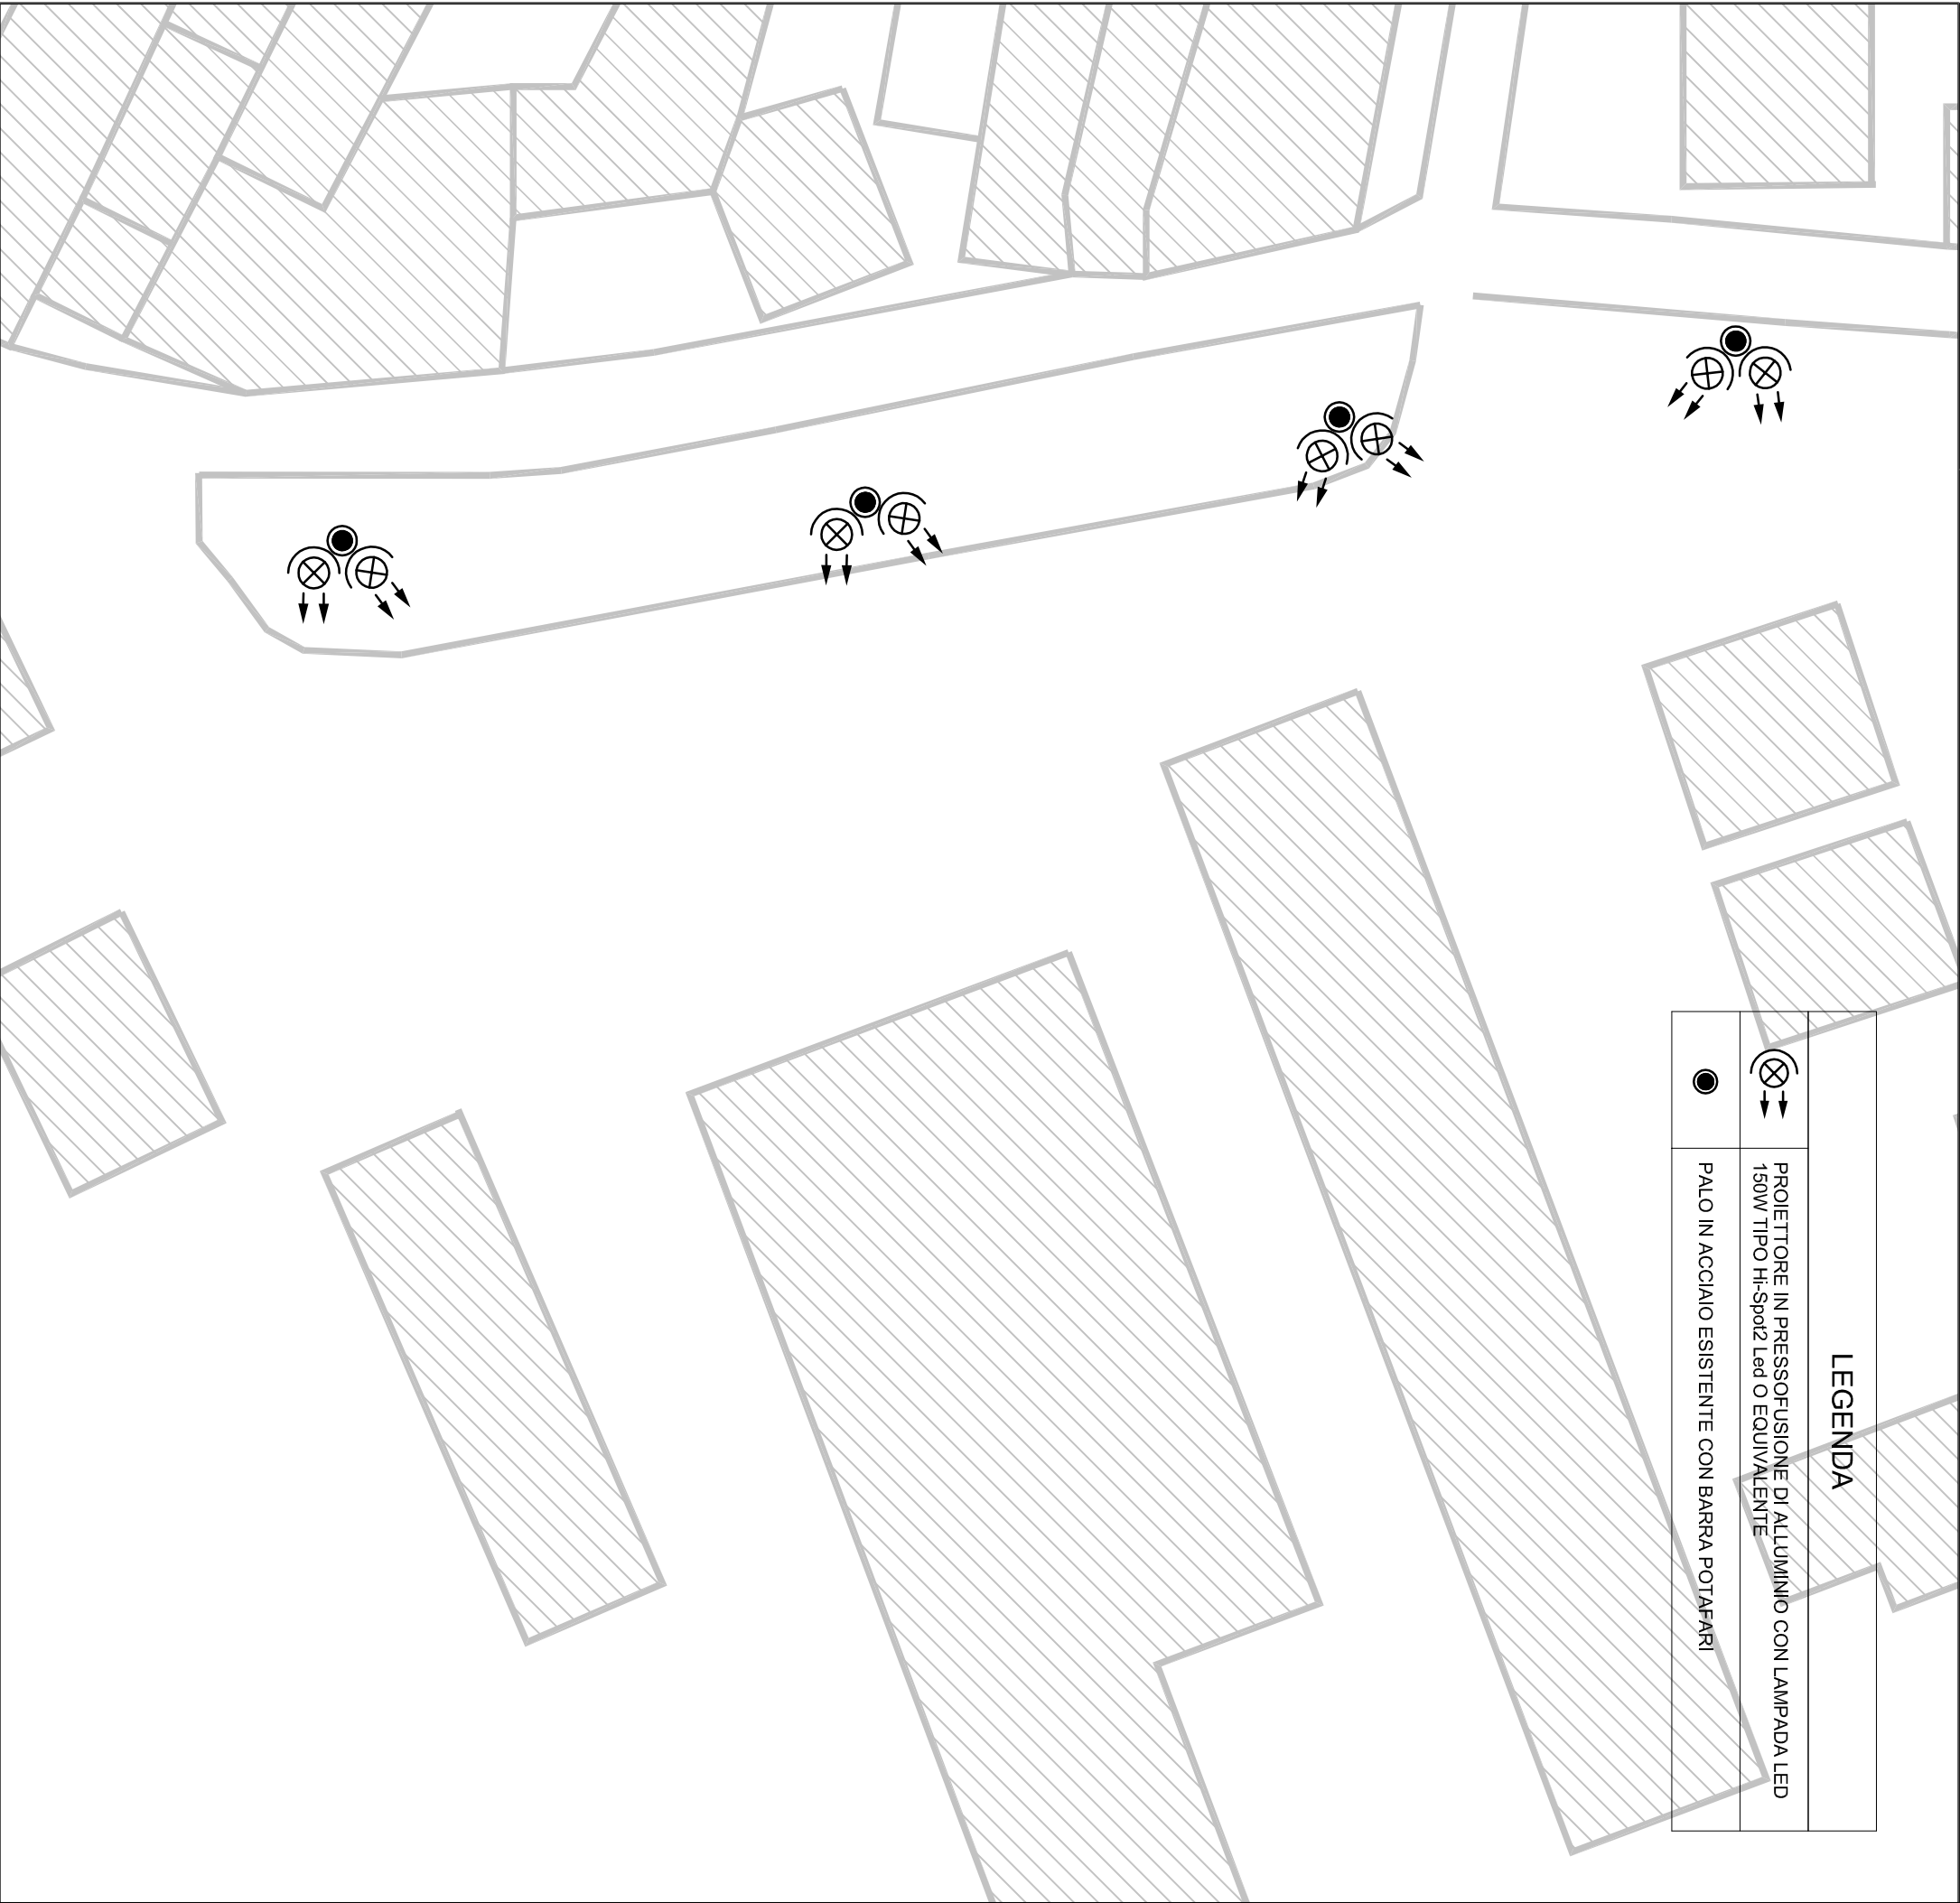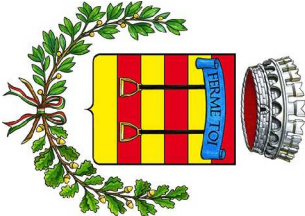


OGGETTO:  
LAVORI DI EFFICIENTAMENTO ENERGETICO  
E SUPERAMENTO BARRIERE ARCHITETTONICHE

PROGETTO DEFINITIVO - ESECUTIVO

ELABORATO: <b>IMPIANTO ELETTRICO</b> <b>PLANIMETRIA SOSTITUZIONE FARI PARCHEGGIO</b>	TAVOLA <b>EL.3.2</b> SCALA 1:500
--	--

COMMITTENZA <b>COMUNE DI VALPERGA</b> Via G. Matteotti n. 19 10087 VALPERGA C. SE (TO)	PROGETTISTA ARCHITETTONICO <b>Arch. Grazia PESCETTO</b> Strada Liveri n. 2 10087 VALPERGA C. SE (TO)
---	---

PROGETTISTA IMP. ELETTRICO  
**P. I. Massimo ZENERINO**  
Regione Vignola, 1  
10010 Rueggio (TO)

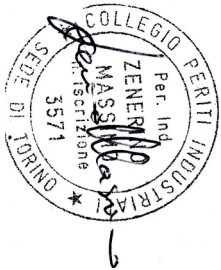

REV.	DATA	DESCRIZIONE	REDATTO	CONTROLLATO	APPROVATO
0	20 Luglio 2020	PROGETTO DEFINITIVO - ESECUTIVO	MZ	MZ	



**ARCHITETTO GRAZIA PESCETTO**  
Residenza Strada Viablella 18B - Suda, Strada Liveri n.2 - 10087 Valperga (TO)  
tel. 3473216241 - e-mail: pescettograzia@gmail.com -  
pec mail: gpescetto@architettonopec.it - OAT n. 6453

TUTTI I DIRITTI SONO RISERVATI A NORMA DI LEGGE. Sono vietati la riproduzione e l'espansione di parti senza la presenza di un'autorizzazione scritta.